

# MAPA DO CELÓW PROJEKTOWYCH

SKALA 1:500

Sekcje mapy: 8.152.15.15.2.4; 8.152.15.15.2.2

Powiat: Chełmski, Gmina: (060310\_2)- Sawin

Obręb: (060310\_2.0020) Sawin, działka nr 100/3

Układ współrzędnych - 2000, układ wysokości - Kronsztadt 86

Mapa została wykonana bez ustalania obciążeń służebnościami gruntowymi wykazanymi w KW

Mapa aktualna na dzień 21.11.2015, w zakresie oznaczonym kolorem zielonym

ID: 6640.1519.2015

Wykonał dn. 03.12.2015

GEO-TECH  
USŁUGI GEODEZYJNE

Zbigniew Słuch

22-100 Chełm, ul. Lubelska 69

kom. 608 076 524 tel. (082) 564-38-11

Regon. 110105969 NIP 563-104-78-93

gniew Słuch

GEODETA

W. MOPiB nr 2139

STAROSTWO POWIATOWE W CHELMIE  
Oddział Geodezyjnej Ewidencji Sieci  
Uzbrojenia Terenu  
W obszarze projektowanych sieci  
brak uzgodnionych  
projektowanych sieci uzbrojenia terenu  
17.12.2015

Poswiadcza się, że niniejszy dokument został opracowany w  
wyniku prac geodezyjnych i kartograficznych, których rezultaty  
zawiera operat techniczny wpisany do ewidencji materiałów  
państwowego zasobu geodezyjnego i kartograficznego

STAROSTA CHELMSKI  
Powiatowy Ośrodek Dokumentacji Geodezyjnej  
i Kartograficznej w Chełmie  
P. 0603. 2015. 2299


Identyfikator ewidencyjny materiału zasobu operatu technicznego  
2015 12 15

Data wpisania operatu technicznego do ewidencji materiałów  
zasobu

Imię, nazwisko i podpis osoby reprezentującej organ:

Z up. STAROSTY

mgr inż. Maria Hetmaniuk  
Powiatowego Ośrodka Dokumentacji  
Geodezyjnej i Kartograficznej

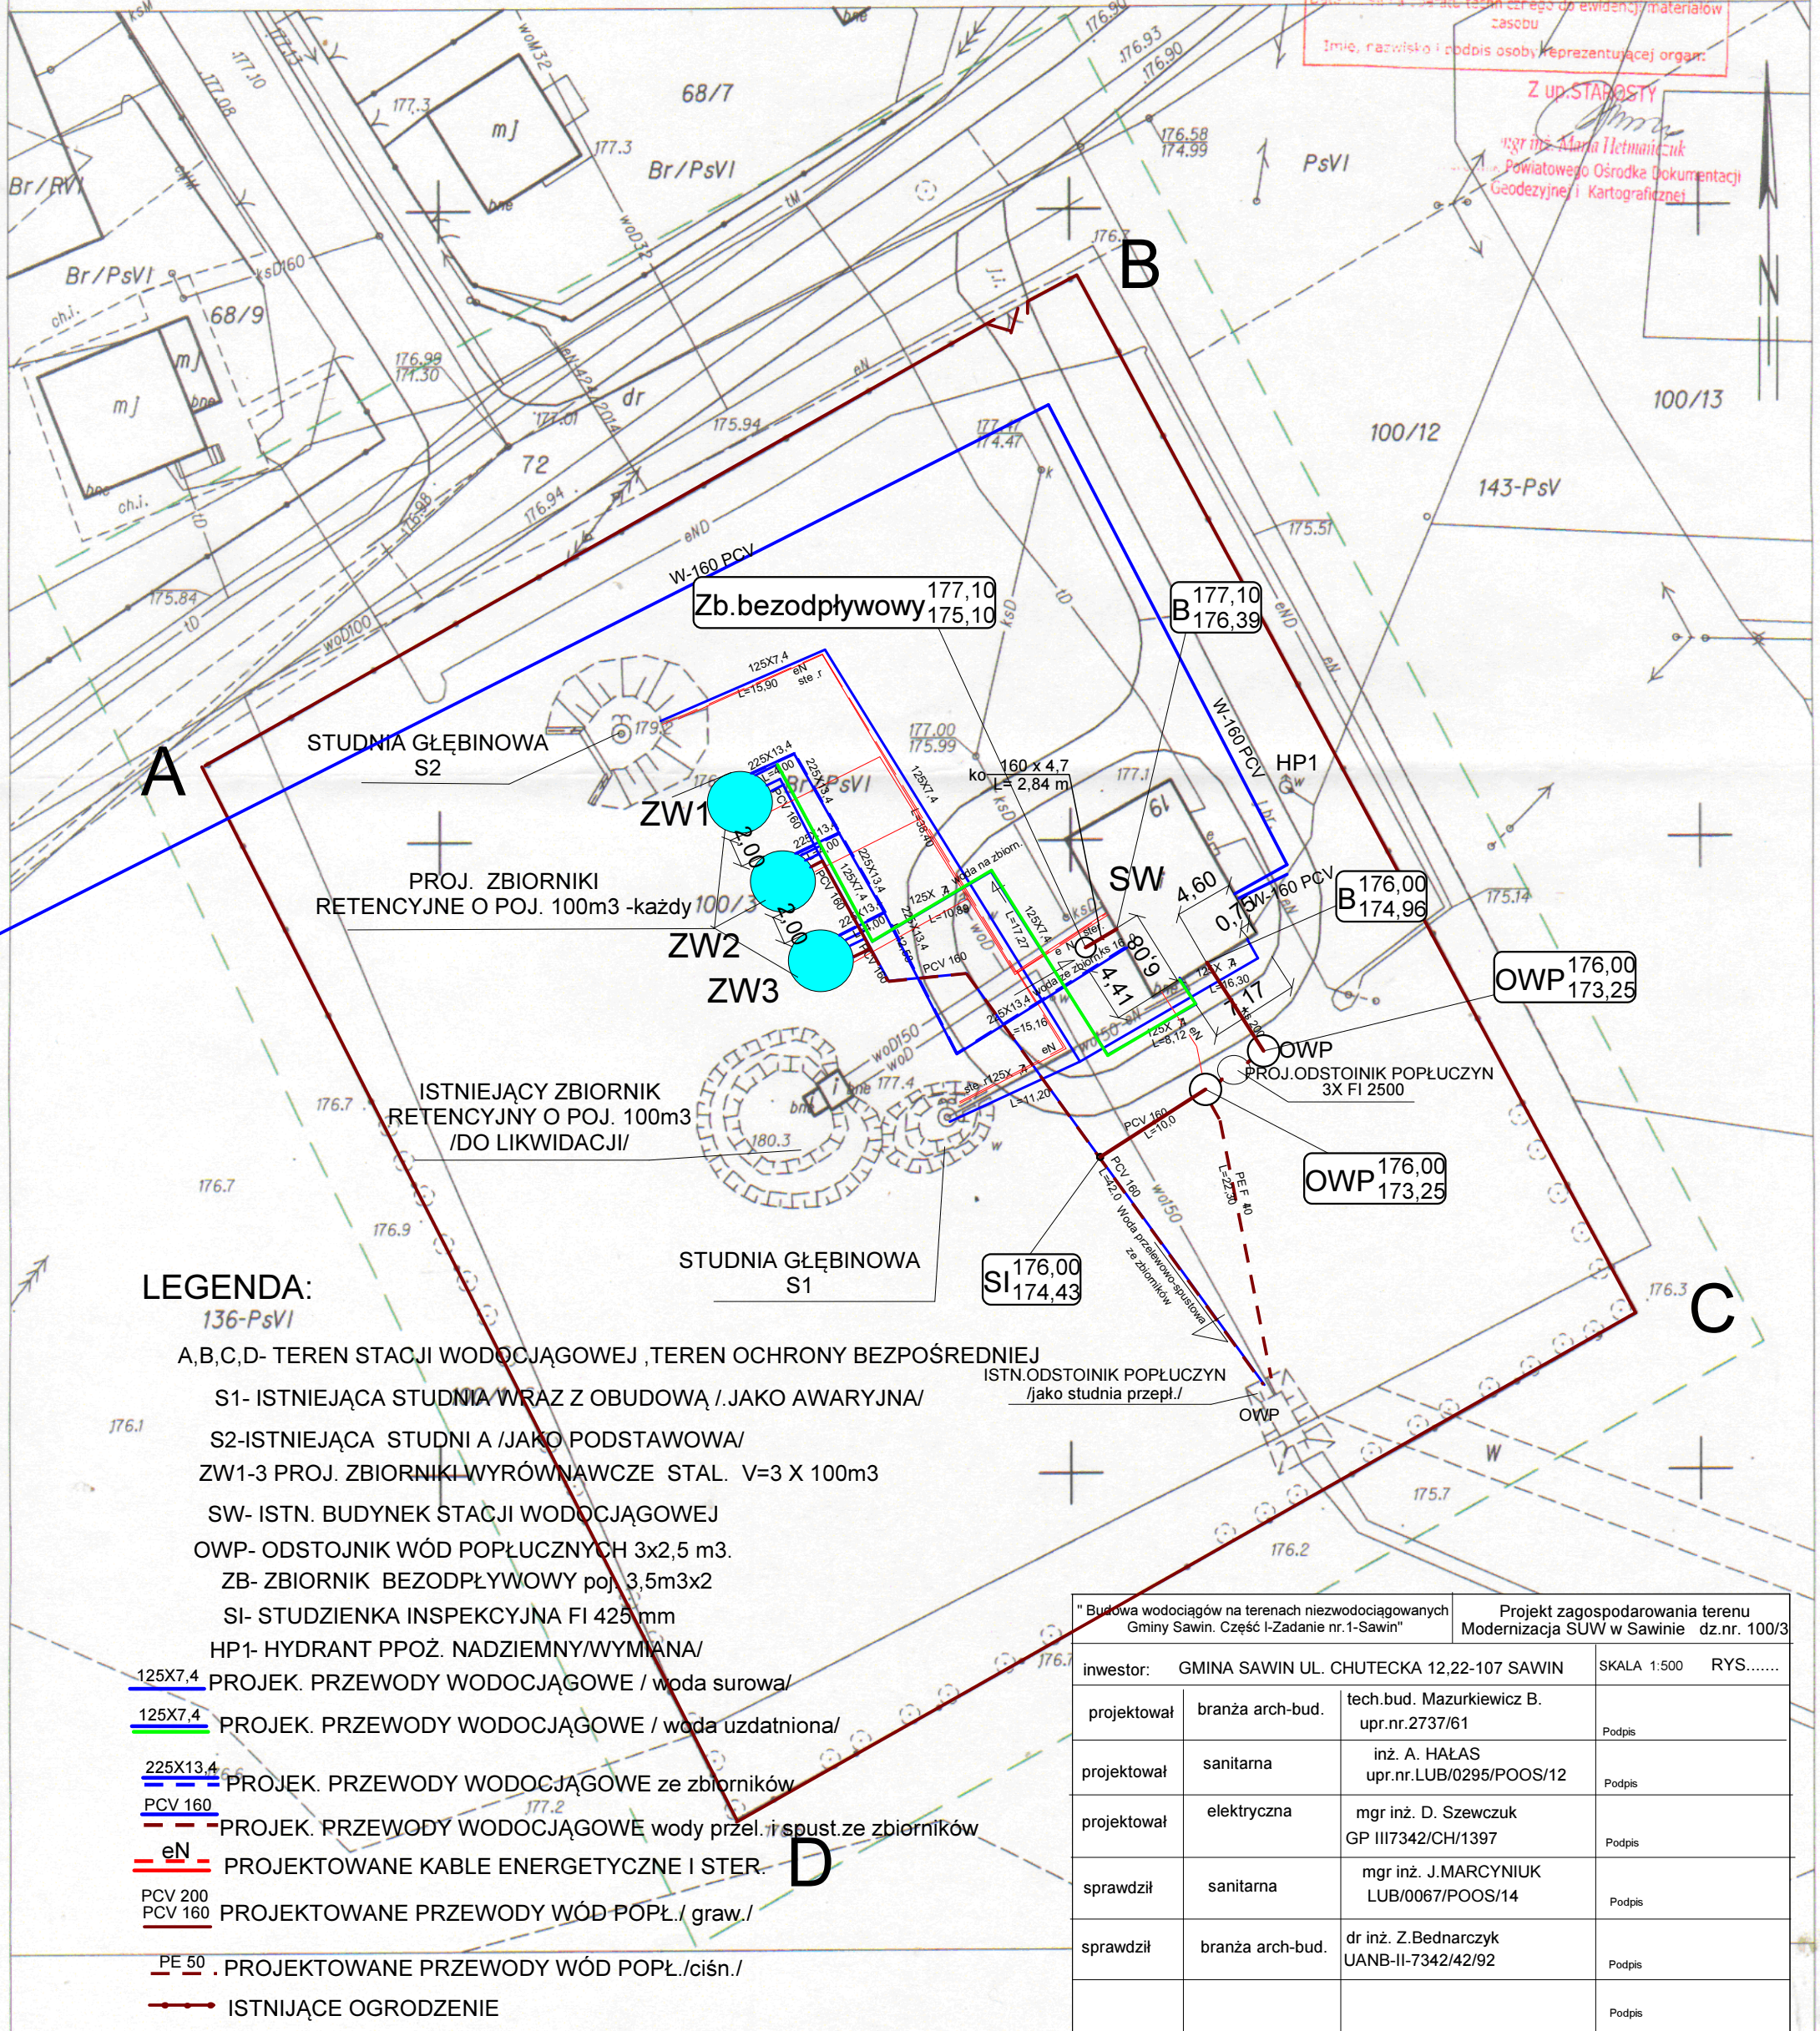

## LEGENDA:

136-PsVI

A,B,C,D- TEREN STACJI WODOCIĄGOWEJ, TEREN OCHRONY BEZPOŚREDNIEJ

S1- ISTNIEJĄCA STUDNIA WRAZ Z OBUDOWĄ / JAKO AWARYJNA/

S2-ISTNIEJĄCA STUDNIA /JAKO PODSTAWOWA/

ZW1-3 PROJ. ZBIORNIKI WYRÓWNAWCZE STAL. V=3 X 100m3

SW- ISTN. BUDYNEK STACJI WODOCIĄGOWEJ

OWP- ODSTOJNIK WÓD POPLUCZNYCH 3x2,5 m3.

ZB- ZBIORNIK BEZODPŁYWOWY poj. 3,5m3x2

SI- STUDZIENKA INSPEKCYJNA FI 425 mm

HP1- HYDRANT PPOŻ. NADZIEMNY/WYMIANA/

125X7,4 PROJ. PRZEWODY WODOCIĄGOWE / woda surowa/

125X7,4 PROJ. PRZEWODY WODOCIĄGOWE / woda uzdatniona/

225X13,4 PROJ. PRZEWODY WODOCIĄGOWE ze zbiorników

PCV 160 PROJ. PRZEWODY WODOCIĄGOWE wody przeł. i spust. ze zbiorników

eN PROJEKTOWANE KABELE ENERGETYCZNE I STER.

PCV 200 PROJ. PRZEWODY WÓD POPŁ. / graw./

PE 50 PROJ. PRZEWODY WÓD POPŁ. / ciśn./

ISTNIEJĄCE OGRODZENIE

" Budowa wodociągów na terenach niez wodociągowanych Gminy Sawin. Część I-Zadanie nr.1-Sawin"		Projekt zagospodarowania terenu Modernizacja SUW w Sawinie dz.nr. 100/3	
inwestor:	GMINA SAWIN UL. CHUTECKA 12,22-107 SAWIN	SKALA 1:500	RYS.....
projektował	branża arch-bud.	tech.bud. Mazurkiewicz B. upr.nr.2737/61	Podpis
projektował	sanitarna	inż. A. HAŁAS upr.nr.LUB/0295/POOS/12	Podpis
projektował	elektryczna	mgr inż. D. Szewczuk GP III7342/CH/1397	Podpis
sprawił	sanitarna	mgr inż. J.MARCYNIAK LUB/0067/POOS/14	Podpis
sprawił	branża arch-bud.	dr inż. Z.Bednarczyk UANB-II-7342/42/92	Podpis
			Podpis